

PLANTA BAIXA - TÉRREO
Escala: 1/75

SIMBOLOGIA

X - NÚMERO DA COLUNA
Y - DIÂMETRO DA COLUNA

Diâmetro: mm
Sentido do escoamento

Legenda

 

- Registro bruto gaveta Industrial c/PVC soldável - RG
- Registro de Pressão com PVC soldável - RP
- Registro de gaveta c/canopla cromada c/PVC soldável - RG
- Valvula de descarga c/PVC soldável - VD

Legenda das indicações

- LV Lavatório com joelho de 90° - 25 mm - 1/2"
- MIC Mictório c/sifão, c/valvula de descarga, com joelho de 90° - 25 mm - 1/2"
- PIA Pia de cozinha com joelho de 90° - 25 mm - 3/4"
- RG Registro gaveta c/PVC soldável *
- RP Registro de Pressão com PVC soldável
- VD Valvula de descarga c/PVC soldável - 1 1/2"
- VS Vaso Sanitário com válvula de descarga - 1 1/2"
- TJ Torneira de Jardim - 25 mm x 3/4"

POÇO ARTESIANO
DIÂMETRO
VAZÃO
PROFUNDIDADE
BOMBA
É CONFORME PROJETO EM ANEXO

DE ACESSO PROJETADA RUA DE ACESSO PROJETADA

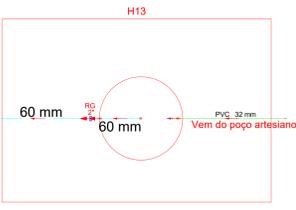

REVISÃO	RESPONSÁVEL	EMISSÃO INICIAL	DESCRIÇÃO	DATA
REV01	JONAS ULISES	IMPLANTAÇÃO DE MARCAÇÃO POÇO ARTESIANO		21/03/2022
REV00	JONAS ULISES	EMISSÃO INICIAL		01/04/2020

RTT DE ELABORAÇÃO: _____
 RTT DE EXECUÇÃO: _____
 RTT DE ELABORAÇÃO PGRCC: _____
 RTT DE EXECUÇÃO PGRCC: _____

Configuração para plotagem: MODELO PMC ARQUIVO EM ANEXO

TÍTULO: **PROJETO DE INSTALAÇÕES HIDRAULICAS**
 ATIV./USO: INSTITUCIONAL - QUARENTENA
 CENTRO DE REABILITAÇÃO DE ANIMAIS SILVESTRES - CRAS
 ENDEREÇO: RUA DE ACESSO AO INPE (ATRÁS DA ASSOFT), BAIRRO JARDIM VITÓRIA, CUIABÁ-MT


INSCRIÇÃO CADASTRAL: _____ DATA: MARÇO/2022
 ESCALA: INDICADA CONTEÚDO: PLANTA BAIXA DAS INSTALAÇÕES - HIDRAULICAS

QUADRO DE ÁREAS:	PRANCHA:
ÁREA DO TERRENO: 395.910,99 m²	HID
ÁREA CONSTRUÍDA: 1.955,38 m²	
ÁREA COBERTA: 1.043,10 m²	

AUTOR DO PROJETO: JONAS ULISES MACEDO MACEDO 00404041198 Eng. Civil Jonas Ulisses R. Macedo CREA: 016202MT	RESPONSÁVEL TÉCNICO: _____ Eng. CREA: _____	PROPRIETÁRIO: GOVERNO DO ESTADO DE MATO GROSSO SECRETARIA DE ESTADO DE MEIO AMBIENTE CNPJ: 03.507.415/0023-50
---	--	---

GRECCO + MARQUES
ARQUITETOS

Travessa João Bento nº 170, Sala 101, Bairro Quilombo, Cep: 78045-100, Cuiabá - MT.
Tel: (65) 3052-9595 / 3052-8372 | Email: greccomarques@gmail.com


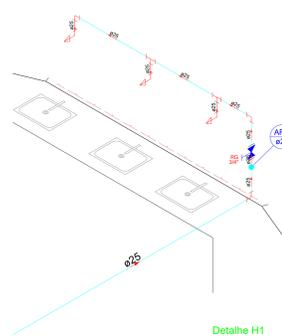


Lista de Materiais	
Aparelho	Torneira de lavatório 25 mm - 1/2"
3	pc
Metals	Registro de gaveta c/ canopia cromada 3/4"
1	pc
PVC Acessórios	Engate flexível plástico 1/2 - 30cm
3	pc
PVC rígido soldável	Adapt sold curto c/bucha-rosca p registro 25 mm - 3/4"
2	pc
Joelho 90° soldável 25 mm	3 pc
Tubos 25 mm	10.22 m
Tê 90 soldável 25 mm	2 pc
PVC soldável azul c/ bucha latão	Joelho de redução 90° soldável com bucha de latão 25 mm - 1/2"
3	pc
Legenda	
☒	Registro de gaveta c/canopia cromada c/PVC soldável

Detalhe H1 Escala 1:25


Lista de Materiais	
Aparelho	Torneira de lavatório 25 mm - 1/2"
1	pc
Metals	Registro de gaveta c/ canopia cromada 3/4"
1	pc
PVC Acessórios	Engate flexível plástico 1/2 - 30cm
1	pc
PVC rígido soldável	Adapt sold curto c/bucha-rosca p registro 25 mm - 3/4"
2	pc
Joelho 90° soldável 25 mm	3 pc
Tubos 25 mm	4.55 m
PVC soldável azul c/ bucha latão	Joelho de redução 90° soldável com bucha de latão 25 mm - 1/2"
1	pc
Legenda	
☒	Registro de gaveta c/canopia cromada c/PVC soldável

Detalhe H2 Escala 1:25

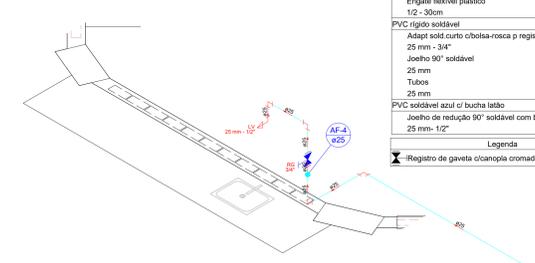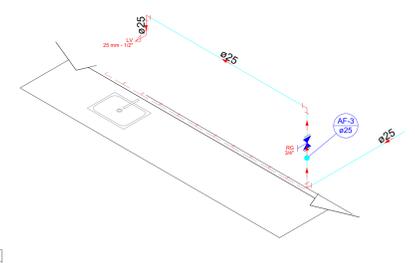

Detalhe H3 Escala 1:25

Lista de Materiais	
Aparelho	Torneira de lavatório 25 mm - 1/2"
1	pc
Metals	Registro de gaveta c/ canopia cromada 3/4"
1	pc
PVC Acessórios	Engate flexível plástico 1/2 - 30cm
1	pc
PVC rígido soldável	Adapt sold curto c/bucha-rosca p registro 25 mm - 3/4"
2	pc
Joelho 90° soldável 25 mm	4 pc
Tubos 25 mm	4.05 m
PVC soldável azul c/ bucha latão	Joelho de redução 90° soldável com bucha de latão 25 mm - 1/2"
1	pc
Legenda	
☒	Registro de gaveta c/canopia cromada c/PVC soldável

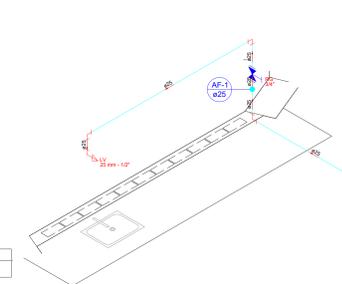


Detalhe H4 Escala 1:25

SIMBOLOGIA




Legenda	
	Registro bruto gaveta Industrial c/PVC soldável - RG
	Registro de Pressão com PVC soldável - RP
	Registro de gaveta c/canopia cromada c/PVC soldável - RG
	Valvula de descarga c/PVC soldável - VD

Legenda das indicações	
LV	Lavatório com joelho de 90° - 25 mm - 1/2"
MIC	Mictório c/sifão, c/valvula de descarga, com joelho de 90° - 25 mm - 1/2"
PIA	Pia de cozinha com joelho de 90° - 25 mm - 3/4"
RG	Registro gaveta c/PVC soldável *
RP	Registro de Pressão com PVC soldável
VD	Valvula de descarga c/PVC soldável - 1/1/2"
VS	Vaso Sanitário com válvula de descarga - 1 1/2"
TJ	Torneira de Jardim - 25 mm x 3/4"

 


Detalhe H5 Escala 1:25

Lista de Materiais	
Aparelho	Torneira de lavatório 25 mm - 1/2"
1	pc
Metals	Vaso Sanitário c/ Válvula de Descarga de 1 1/2" 40mm - 1 1/2"
1	pc
Válvula de descarga baixa pressão 1.1/2"	1 pc
PVC Acessórios	Baixas de ligação p/ vaso sanitário 1.1/2"
1	pc
Engate flexível plástico 1/2 - 30cm	1 pc
Tubo de descarga VDE 38 mm	1 pc
Tubo de ligação latão cromado c/ canopia p/ vaso Sa. 38 mm	1 pc
PVC soldável	Adapt sold curto c/bucha-rosca p registro 50 mm - 1.1/2"
3	pc
Joelho 90° soldável 25 mm	3 pc
Tubos 50 mm	0.52 m
Tubo 25 mm	5.65 m
Tê de redução 90 soldável 50 mm - 25 mm	1 pc
PVC soldável azul c/ bucha latão	Joelho de redução 90° soldável com bucha de latão 25 mm - 1/2"
1	pc
Legenda	
☒	Registro de gaveta c/canopia cromada c/PVC soldável
☉	Valvula de descarga c/PVC soldável

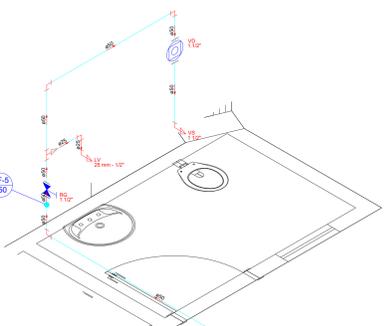

Detalhe H6 Escala 1:25


Lista de Materiais	
Metals	25mm 3/4"
1	pc
PVC soldável	Registro de gaveta c/ canopia cromada 3/4"
1	pc
PVC rígido soldável	Adapt sold curto c/bucha-rosca p registro 25 mm - 3/4"
2	pc
Joelho 90° soldável 25 mm	3 pc
Tubos 25 mm	3.65 m
PVC soldável azul c/ bucha latão	Joelho 90° soldável com bucha de latão 25 mm - 3/4"
1	pc
Legenda	
☒	Registro de gaveta c/canopia cromada c/PVC soldável

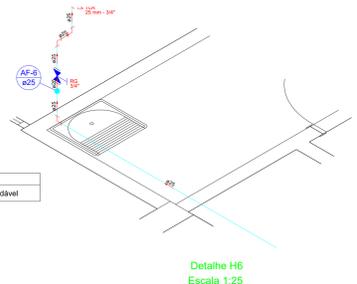

Detalhe H7 Escala 1:25

Lista de Materiais	
Aparelho	Torneira de lavatório 25 mm - 1/2"
2	pc
Metals	Registro de gaveta c/ canopia cromada 3/4"
2	pc
PVC Acessórios	Engate flexível plástico 1/2 - 30cm
2	pc
PVC rígido soldável	Adapt sold curto c/bucha-rosca p registro 25 mm - 3/4"
4	pc
Joelho 90° soldável 25 mm	3 pc
Tubos 25 mm	4.48 m
Tê 90 soldável 25 mm	1 pc
PVC soldável azul c/ bucha latão	Joelho de redução 90° soldável com bucha de latão 25 mm - 1/2"
2	pc
Legenda	
☒	Registro de gaveta c/canopia cromada c/PVC soldável

Lista de Materiais	
Aparelho	Torneira de lavatório 25 mm - 1/2"
1	pc
Metals	Registro bruto de gaveta industrial 3/4"
1	pc
PVC Acessórios	Engate flexível plástico 1/2 - 30cm
1	pc
PVC rígido soldável	Joelho 90° soldável 25 mm
1	pc
Tubos 25 mm	2.18 m
PVC soldável azul c/ bucha latão	Joelho de redução 90° soldável com bucha de latão 25 mm - 1/2"
1	pc
Legenda	
☒	Registro de gaveta bruto ABNT

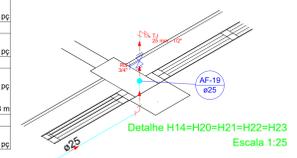


Detalhe H8 Escala 1:25




Detalhe H9 Escala 1:25

Lista de Materiais	
Aparelho	Torneira de lavatório 25 mm - 1/2"
1	pc
Metals	Registro bruto de gaveta industrial 3/4"
1	pc
PVC Acessórios	Engate flexível plástico 1/2 - 30cm
1	pc
PVC rígido soldável	Joelho 90° soldável 25 mm
1	pc
Tubos 25 mm	15.32 m
PVC soldável azul c/ bucha latão	Joelho de redução 90° soldável com bucha de latão 25 mm - 1/2"
1	pc
Legenda	
☒	Registro de gaveta bruto ABNT

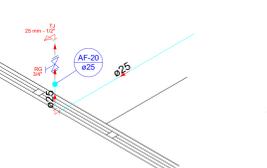


Detalhe H10 Escala 1:25

Lista de Materiais	
Aparelho	Torneira de lavatório 25 mm - 1/2"
1	pc
Metals	Registro bruto de gaveta industrial 3/4"
1	pc
PVC Acessórios	Engate flexível plástico 1/2 - 30cm
1	pc
PVC rígido soldável	Joelho 90° soldável 25 mm
1	pc
Tubos 25 mm	3.28 m
Tê 90 soldável 25 mm	1 pc
PVC soldável azul c/ bucha latão	Joelho de redução 90° soldável com bucha de latão 25 mm - 1/2"
1	pc
Legenda	
☒	Registro de gaveta bruto ABNT

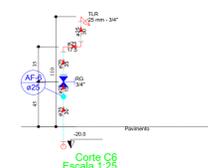


Detalhe H11 Escala 1:25

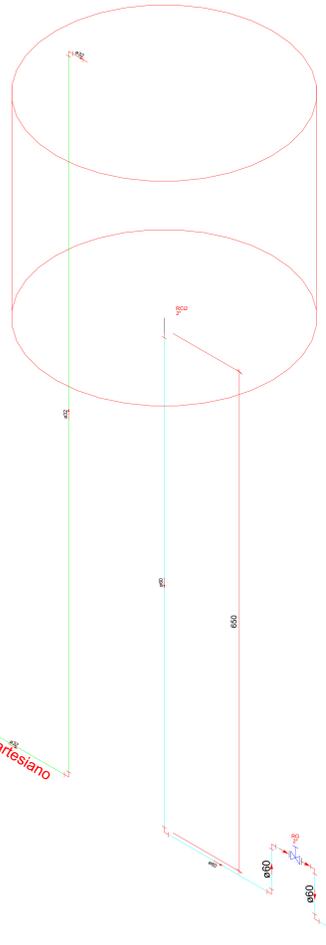


Lista de Materiais	
Metals	Registro bruto de gaveta industrial 2"
1	pc
PVC rígido soldável	Adapt sold. c/ flange livre p/ cr. d'água 60 mm - 2"
2	pc
Joelho 90° soldável 32 mm	2 pc
Tubos 60 mm	5 pc
32 mm	10.67 m
60 mm	10.04 m
Reservatório tipo taça metálica	1 pc
Fibra de vidro 10.000 L	1 pc
Legenda	
☒	Registro de gaveta bruto ABNT


Detalhe H13 Escala 1:25

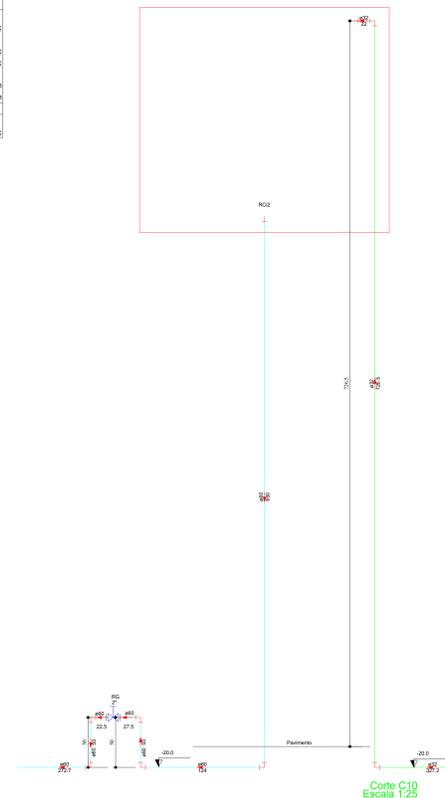


Detalhe H12 Escala 1:25

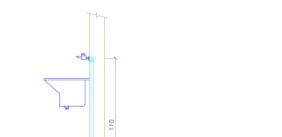

Detalhe H14 Escala 1:25

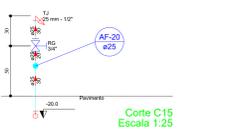


Detalhe H15 Escala 1:25

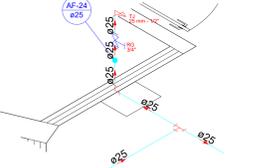


Detalhe H16 Escala 1:25



Detalhe H17 Escala 1:25

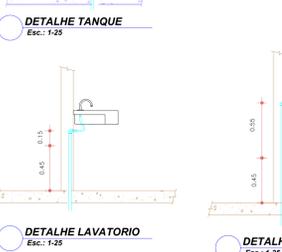


Detalhe H18 Escala 1:25

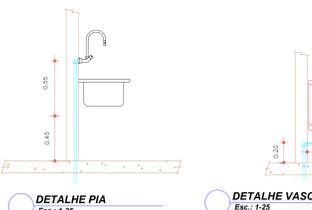


Detalhe H19 Escala 1:25

Detalhe H20 Escala 1:25

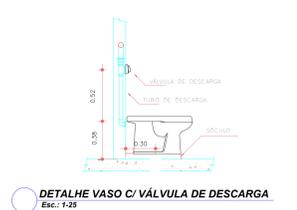

Detalhe H21 Escala 1:25

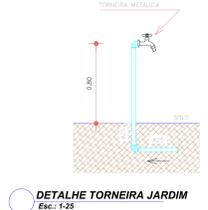

Detalhe H22 Escala 1:25

REV01	JONAS ULISES	IMPLANTAÇÃO DE MARCAÇÃO POÇO ARTESIANO	21/03/2022
REV00	JONAS ULISES	EMISSÃO INICIAL:	01/04/2020
REVISÃO	RESPONSÁVEL	DESCRIÇÃO	DATA
RRT DE ELABORAÇÃO: <input type="checkbox"/> MODELO PMC RRT DE EXECUÇÃO: <input type="checkbox"/> ARQUIVO EM ANEXO RRT DE ELABORAÇÃO PGRC: <input type="checkbox"/> RRT DE EXECUÇÃO PGRC: <input type="checkbox"/>			
TÍTULO: PROJETO DE INSTALAÇÕES HIDRÁULICAS ATIV./USO: INSTITUCIONAL - QUARENTENA ENDEREÇO: CENTRO DE REABILITAÇÃO DE ANIMAIS SILVESTRES - CRAS RUA DE ACESSO AO INPE (ATRÁS DA ASSOFT), BAIRRO JARDIM VITÓRIA, CUIABÁ-MT			
INSCRIÇÃO CADASTRAL:		DATA: MARÇO/2022	
CONTEÚDO: PLANTA ISOMÉTRICAS E DETALHES			
QUADRO DE ÁREAS: ÁREA DO TERRENO: 395.910,99 m² ÁREA CONSTRUÍDA: 1.955,36 m² ÁREA COBERTA: 1.043,10 m²			PRANCHA: <h1>HID</h1> <h2>02/02</h2>
AUTOR DO PROJETO: RIBEIRO MACEDO OMAK41150 Eng. Civil Jonas Ulisses R. Macedo CREA: 016202MT	RESPONSÁVEL TÉCNICO: Eng. Civil CREA:	PROPRIETÁRIO: GOVERNO DO ESTADO DE MATO GROSSO SECRETARIA DE ESTADO DE MEIO AMBIENTE CNPJ: 03.507.415/0023-50	
GRECCO + MARQUES ARQUITETOS Travessa João Bento nº 170, Sala 101, Bairro Quilombo, Cap: 78045-100, Cuiabá - MT. Tel: (65) 3052-9595 / 3052-8372 Email: greccomarques@gmail.com			