


Legenda	
	Caixa de passagem
	Condulete de PVC - Modelo LR
	Conjunto 1 tecla simples e tomada a 1,10m do piso
	Interruptor simples 2 teclas a 1,10m do piso
	Luminária LED 24W
	Quadro de distribuição
	Condulete de PVC - Modelo T
	Refletor de led

Legenda das indicações	
CXPAS	Caixa de passagem aço pintada - 400x400x150mm
2e	Condulete PVC - LR - 3/4" Teto
3e	Condulete PVC - T - 3/4" Teto
4e	Condulete PVC - X - 3/4" Teto

1 PLANTA BAIXA - SALA MOTORES
ESCALA 1/75

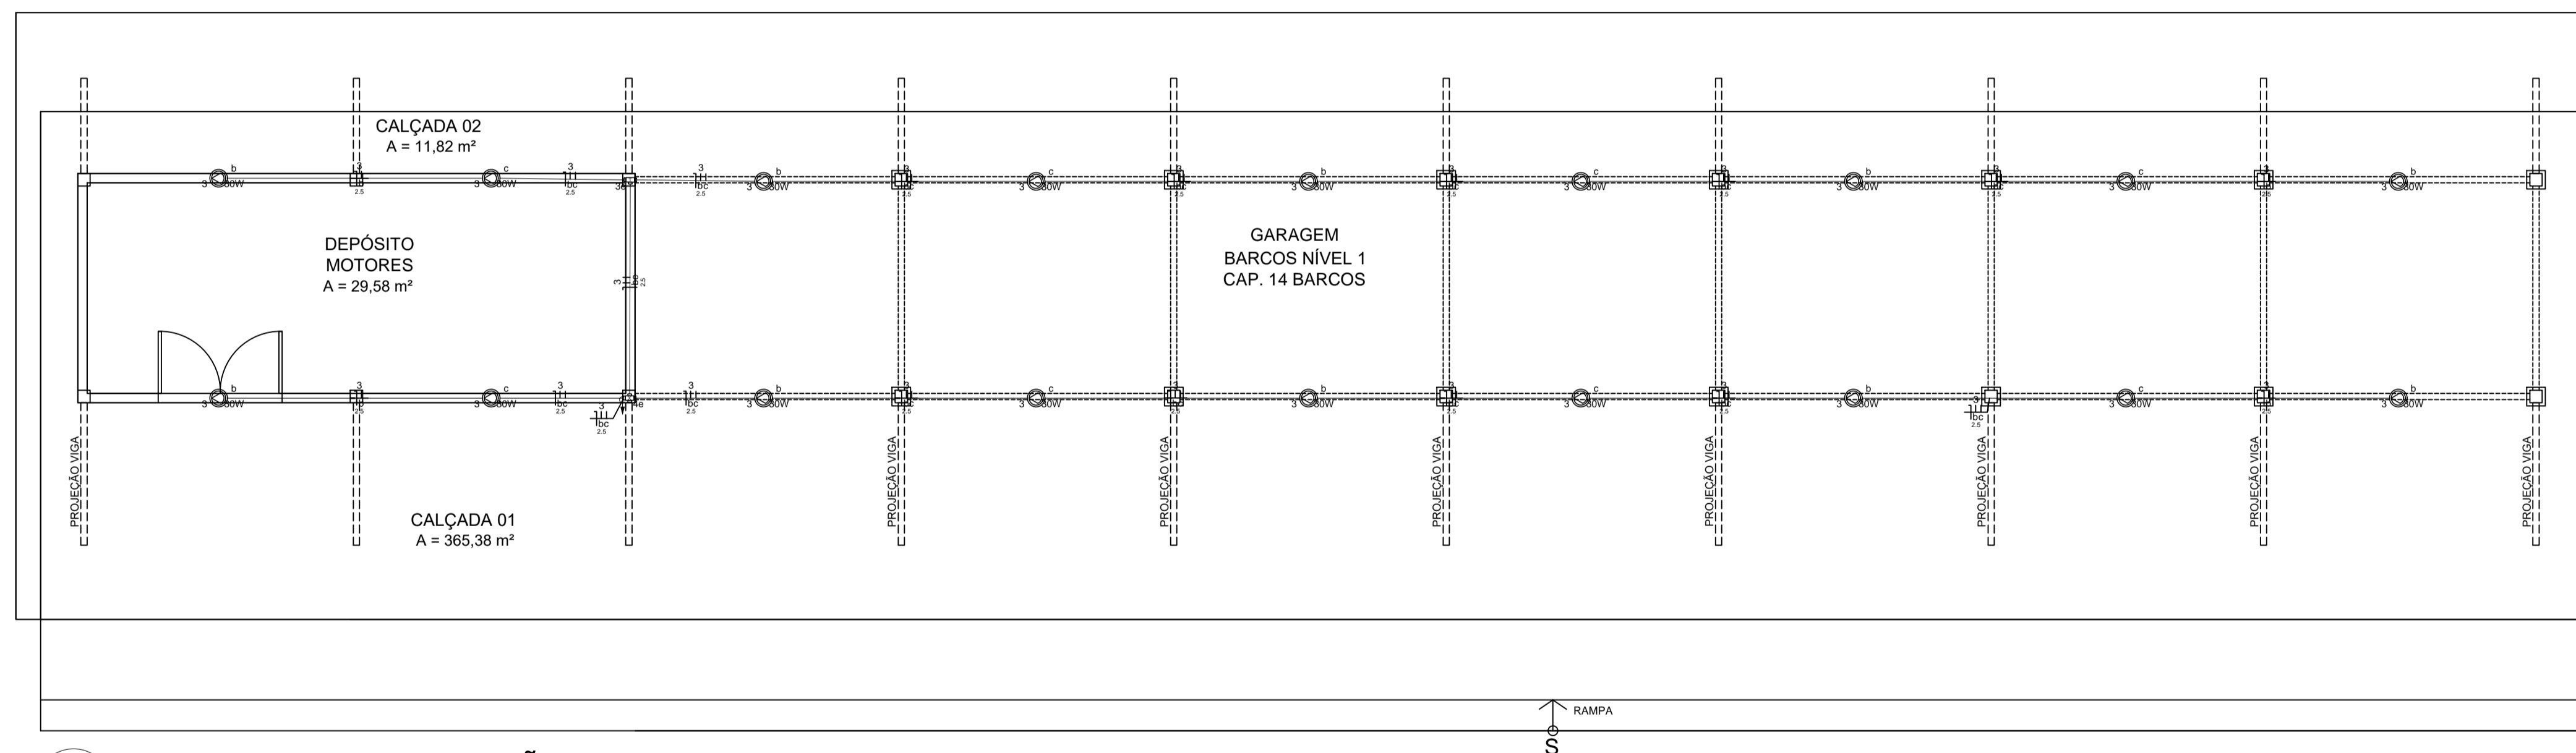


Legenda de condutos	
	Teto
	Média
	Piso

2 PLANTA BAIXA - BARRAÇÃO
ESCALA 1/75

Tipo de carga	Potência instalada (kVA)	Fator de demanda (%)	Demanda (kVA)
Iluminação e TUG's (Escritórios e salas comerciais)	2,40	100,00	2,40
Uso Específico	1,27	100,00	1,27
TOTAL			3,67

Circuito	Descrição	Esquema	Método de inst.	Tensão (V)	Pot. total (VA)	Pot. total (W)	Fases	Pot. - R (W)	Pot. - S (W)	Pot. - T (W)	FCT	FCA	In' (A)	Ip (A)	Seção (mm²)	Ic (A)	Disj (A)	dV parc (%)	dV total (%)	Status
1	Iluminação depósito	F+N+T	B1	127 V	80	72	T			72	1,00	0,80	0,8	0,6	1,5	17,5	10	0,27	3,31	OK
a					80	72	T			72	1,00	0,80	0,8	1,5	17,5					OK
2	TUG Depósito	F+N	B1	127 V	111	100	T			100	1,00	0,80	1,1	0,9	2,5	24,0	10	0,15	3,19	OK
3	Iluminação Refletores	F+N	B1	127 V	1080	540	T			540	1,00	1,00	8,5	8,5	2,5	24,0	10	0,78	3,83	OK
b					600	300	T			300	1,00	1,00	4,7	2,5	2,5	24,0				OK
c					480	240	T			240	1,00	1,00	3,8	2,5	2,5	24,0				OK
4	Reserva	F+N+T	B1	127 V	1200	1200	R	1200			1,00	1,00	9,4	9,4	2,5	24,0	10	0,00	0,00	OK
5	Reserva	F+N+T	B1	127 V	1200	1200	S		1200		1,00	1,00	9,4	9,4	2,5	24,0	10	0,00	0,00	OK
TOTAL					3671	3112	R+S+T	1200	1200	712										

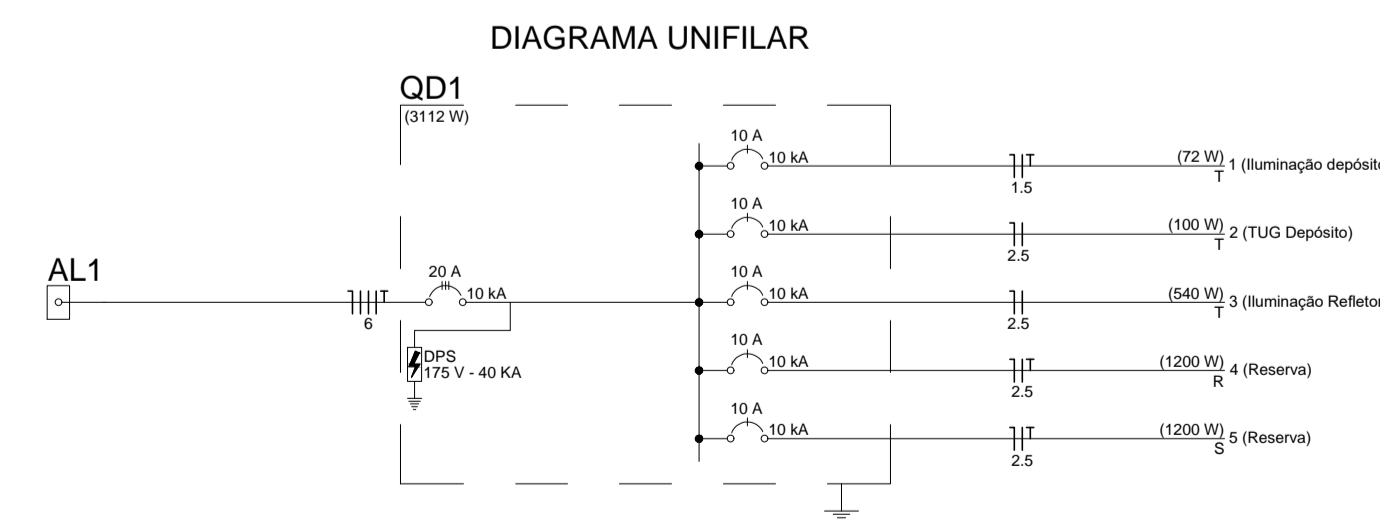

Secretaria de Estado de Infraestrutura e Logística
Governador

PROJETO ELÉTRICO

OBRA	ABRIGO PARA BARCOS NA SEDE DA SECRETARIA DE ESTADO DE MEIO AMBIENTE - SEMA - MT		
PROPRIETÁRIO CPF/ CNPJ	SECRETARIA DE ESTADO DE MEIO AMBIENTE - SEMA 03.507.415/0023-50		
ENDEREÇO	RUA 'C', ESQUINA COM A RUA 'F', CENTRO POLÍTICO ADMINISTRATIVO CEP 78.050-913 - CUIABÁ - MT		
AUTOR DO PROJETO CREA/ CAU			CO-AUTOR DO PROJETO CREA/ CAU
RESP. P/ EXECUÇÃO CREA/ CAU			
ESCALA	INDICADA	ASSUNTO	FOLHA Nº
DATA	30 SETEMBRO 2020	- PLANTA BAIXA - DIAGRAMA UNIFILAR - QUADROS DE CARGA E DEMANDA - LEGENDA E DETALHES	01 /01
REVISÃO	REV. 00		

ÁREAS (m²)		ESTATÍSTICAS		COORDENADAS GEOGRÁFICAS
ÁREA DO TERRENO	ÁREA OCUPADA GARAGEM	% OCUPAÇÃO	COEF. APROVEIT.	
31.901,50 m²	483,53 m²			15°34'15,72"S 56°4'33,00"O
409,64 m²	483,87 m²	TERREO	DEMAIS PAV.	
483,87 m²	336,61 m²			
336,61 m²	147,26 m²			
147,26 m²				